

ZK

ZŁACZE KABLOWE ZASILAJĄCE - ISTNIEJĄCE

RZ

ROZDZIELNICA ZASILAJĄCO-POMIAROWA - ISTNIEJĄCA

RG

ROZDZIELNICA GŁÓWNA UJĘCIA WODY - ISTNIEJĄCA

RH

ROZDZIELNICA UJĘCIA WODY - ISTNIEJĄCA

RV

ROZDZIELNICA PRZYŁĄCENIOWA INST. FOTOWOLTAIKI - ISTNIEJĄCA
WYŁ. GŁÓWNY INST. FOTOWOLTAIKI - ISTNIEJĄCY

RZ RG

ZK

RH RV

jt-energy

jt-energy mgr inż. Tomasz Kopeć
20-151 Lublin
ul. Stefczyka 32 lok.7

nr rys.

E-01

tel:605-609-773

e'mail:jtenergy@op.pl

NIP: 946-136-12-55
REGON: 430918280

Temot:

DOSTAWA I MONTAŻ AGREGATU PRĄDOTWÓRCZEGO PRZEWOŻNEGO O MINIMALNEJ MOCY 160kVA NA HYDROFORNI ZARASZÓW KOLONIA

Adres inwestycji: Zaraszów Kolonia dz. nr 78/2

Inwestor:

Gmina Bychawa
ul. Partyzantów 1, 23-100 Bychawa

Temat rys.:

PLAN INSTALACJI ELEKTRYCZNYCH
STAN ISTNIEJĄCY


Projektował:
BR. ELEKTR.

mgr inż. Tomasz Kopeć upr. bud. nr LUB/0132/PWOE/10
w specjalności instalacyjnej w zakresie sieci, instalacji i urządzeń elektrycznych i elektroenergetycznych




Data opr.: 08.2025 r

Faza: PW



Skala: 1:50

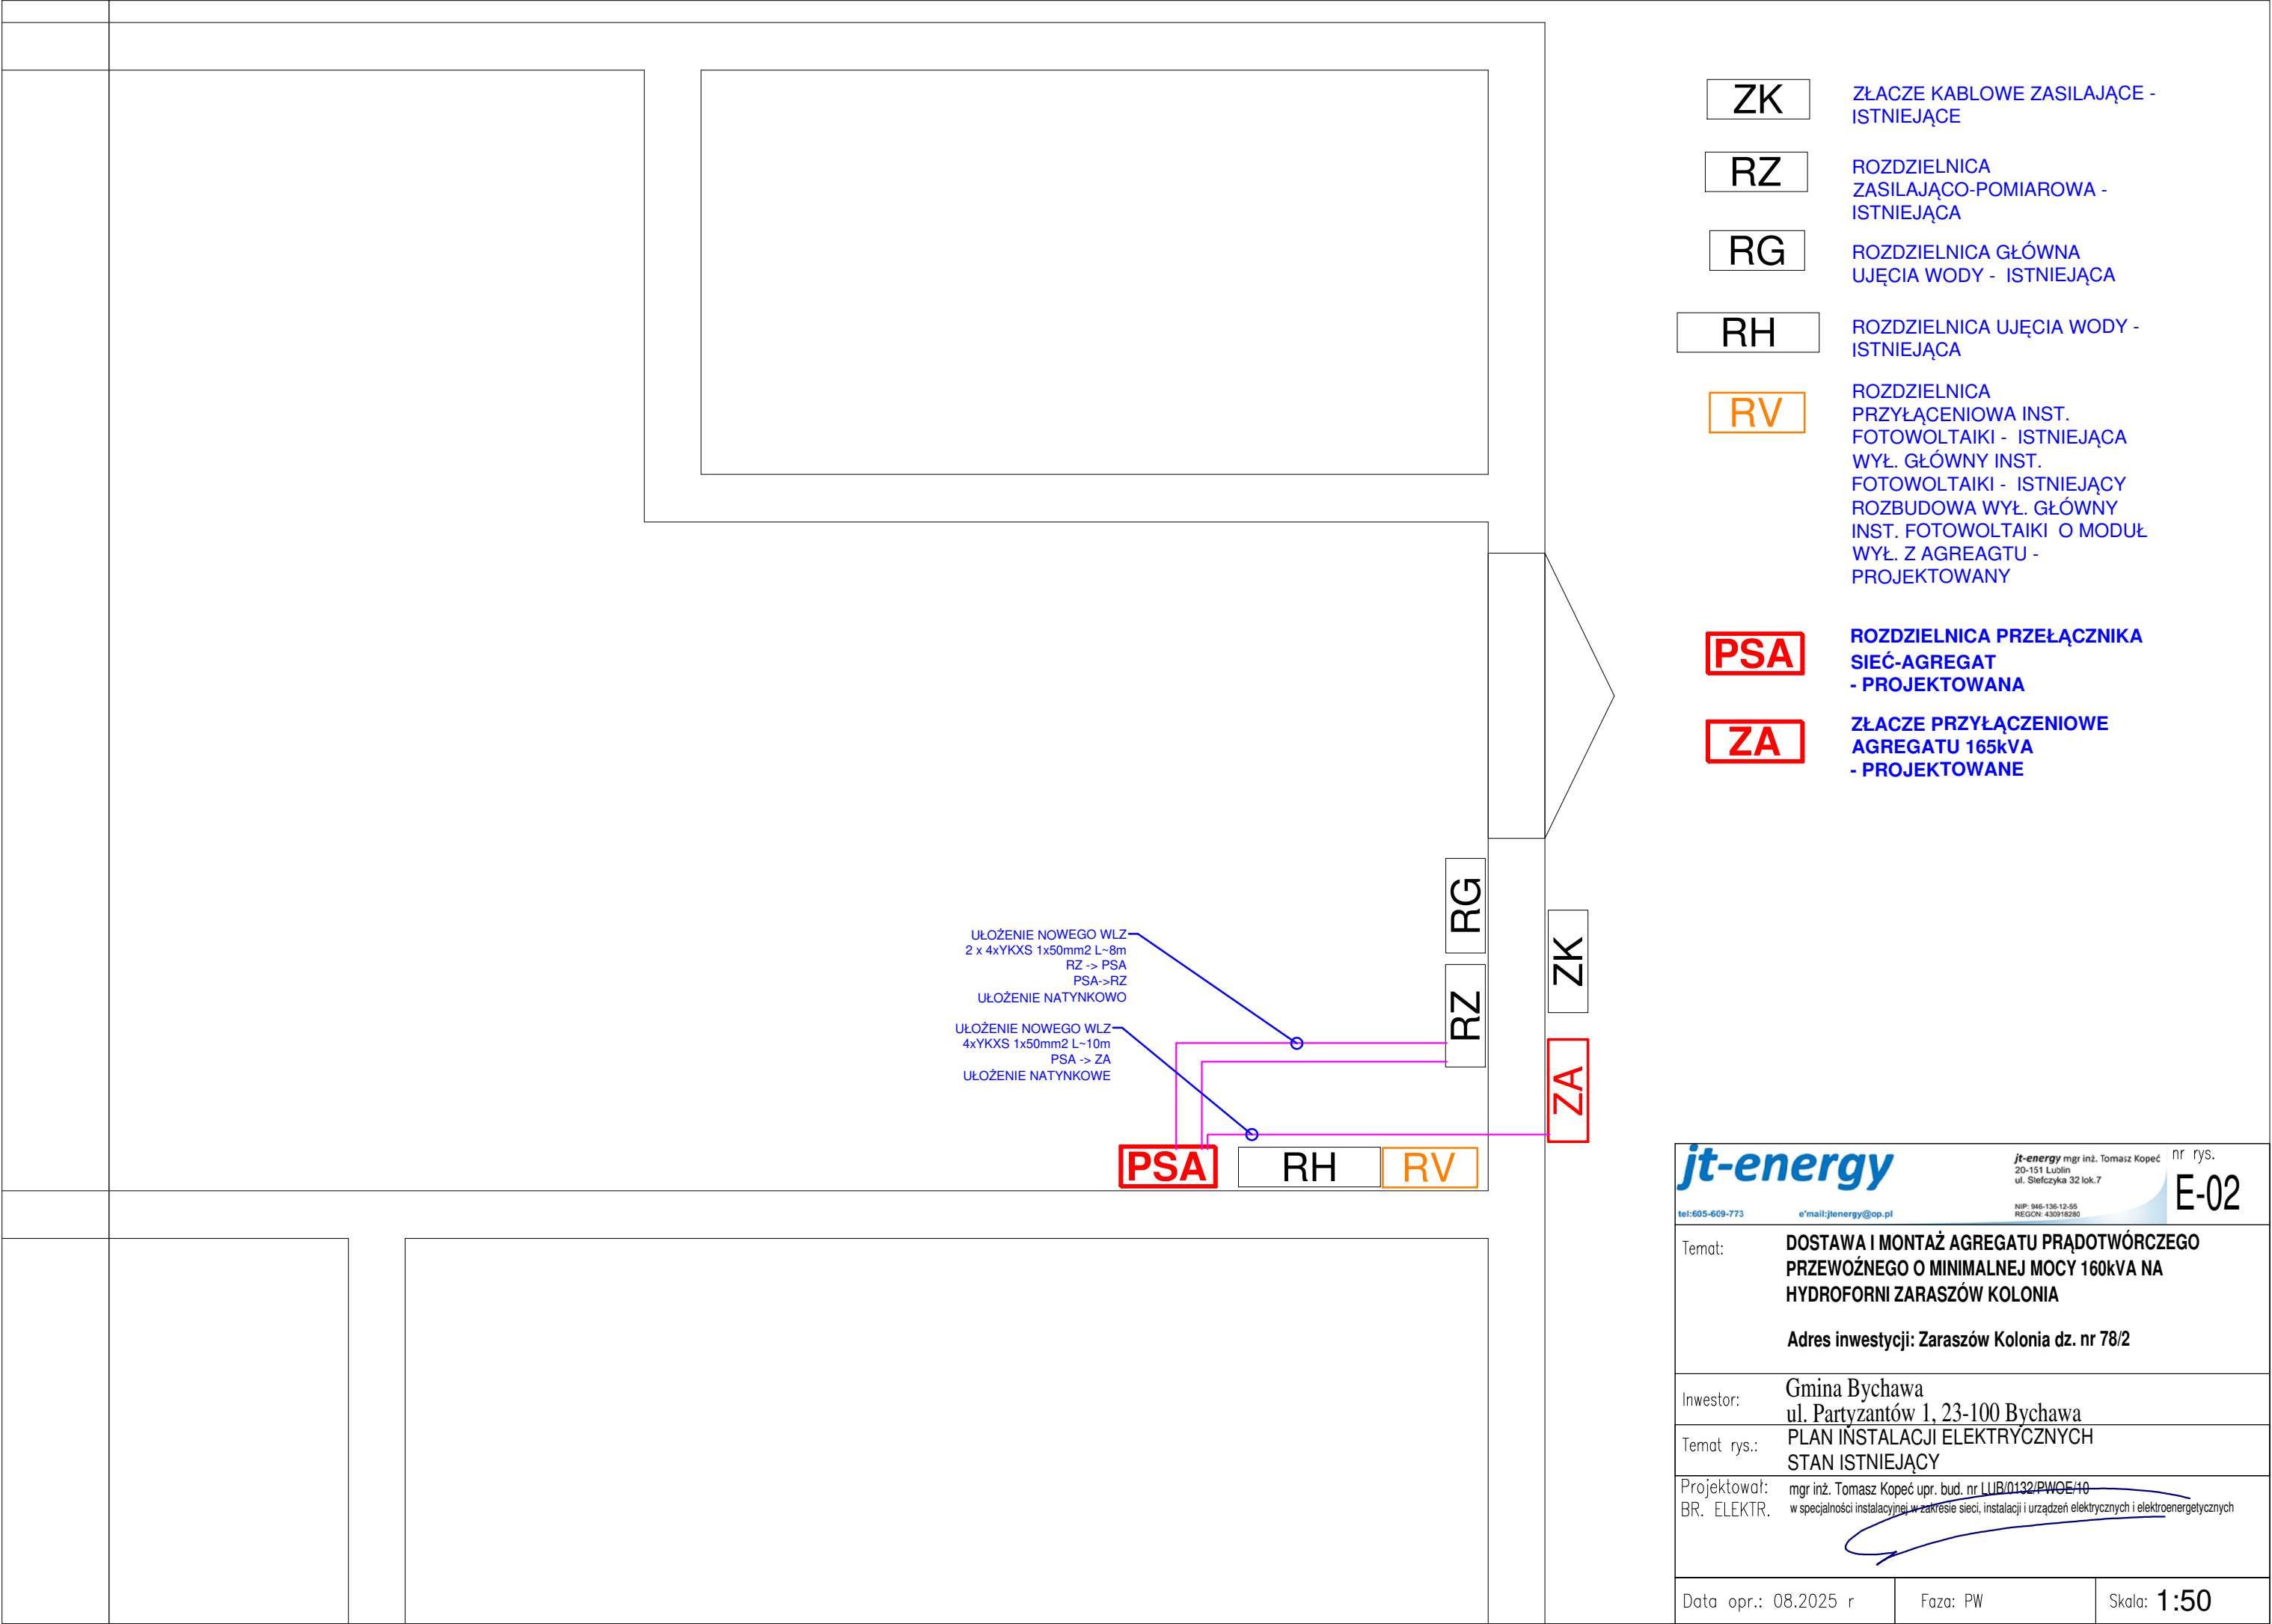

jt-energy		jt-energy mgr inż. Tomasz Kopeć 20-151 Lublin ul. Sienkiewicza 32 lok. 7 NIP: 946-136-12-55 REGON: 430918280		nr rys. E-02
tel: 605-609-773		e'mail: jtenergy@op.pl		
Temat:		DOSTAWA I MONTAŻ AGREGATU PRĄDOTWÓRCZEGO PRZEWOŻNEGO O MINIMALNEJ MOCY 160kVA NA HYDROFORNI ZARASZÓW KOLONIA		
		Adres inwestycji: Zaraszów Kolonia dz. nr 78/2		
Inwestor:		Gmina Bychawa ul. Partyzantów 1, 23-100 Bychawa		
Temat rys.:		PLAN INSTALACJI ELEKTRYCZNYCH STAN ISTNIEJĄCY		
Projektował: BR. ELEKTR.		mgr inż. Tomasz Kopeć upr. bud. nr LUB/0132/PWOE/10 w specjalności instalacyjnej w zakresie sieci, instalacji i urządzeń elektrycznych i elektroenergetycznych		
Data opr.: 08.2025 r		Faza: PW		Skala: 1:50

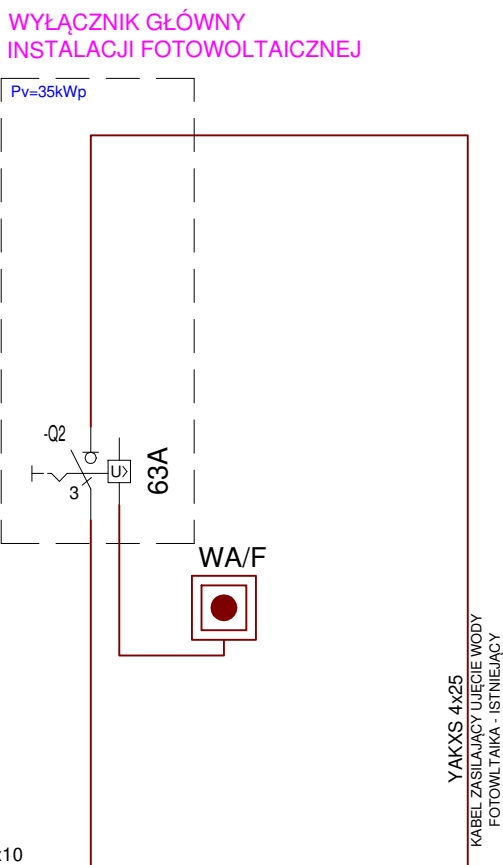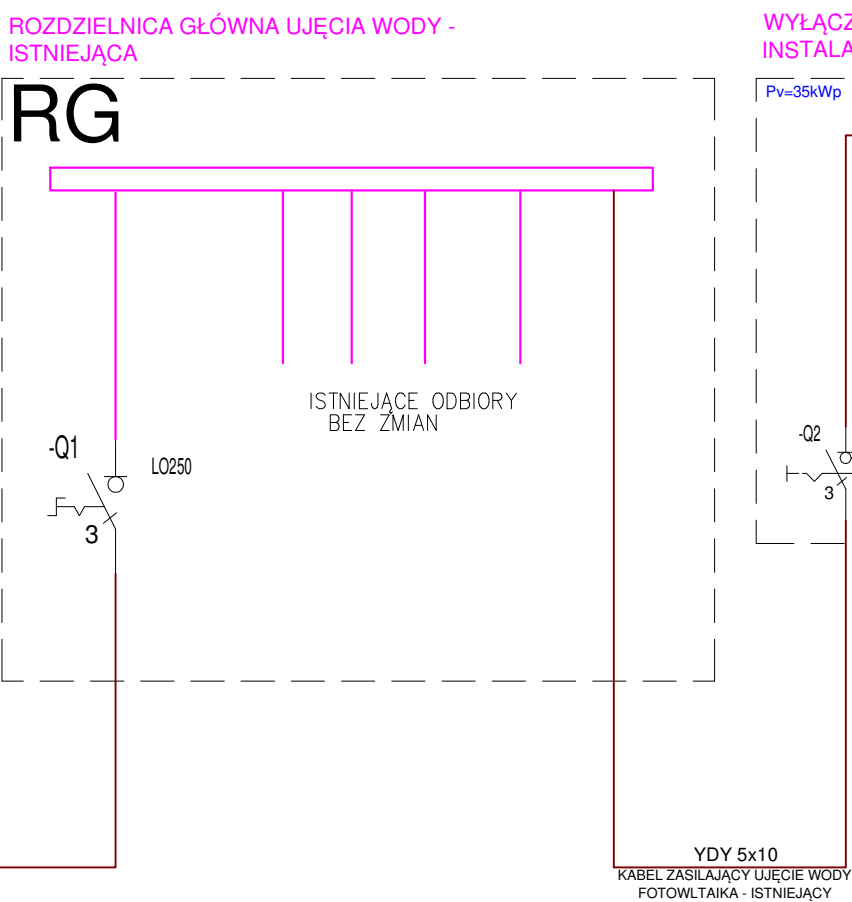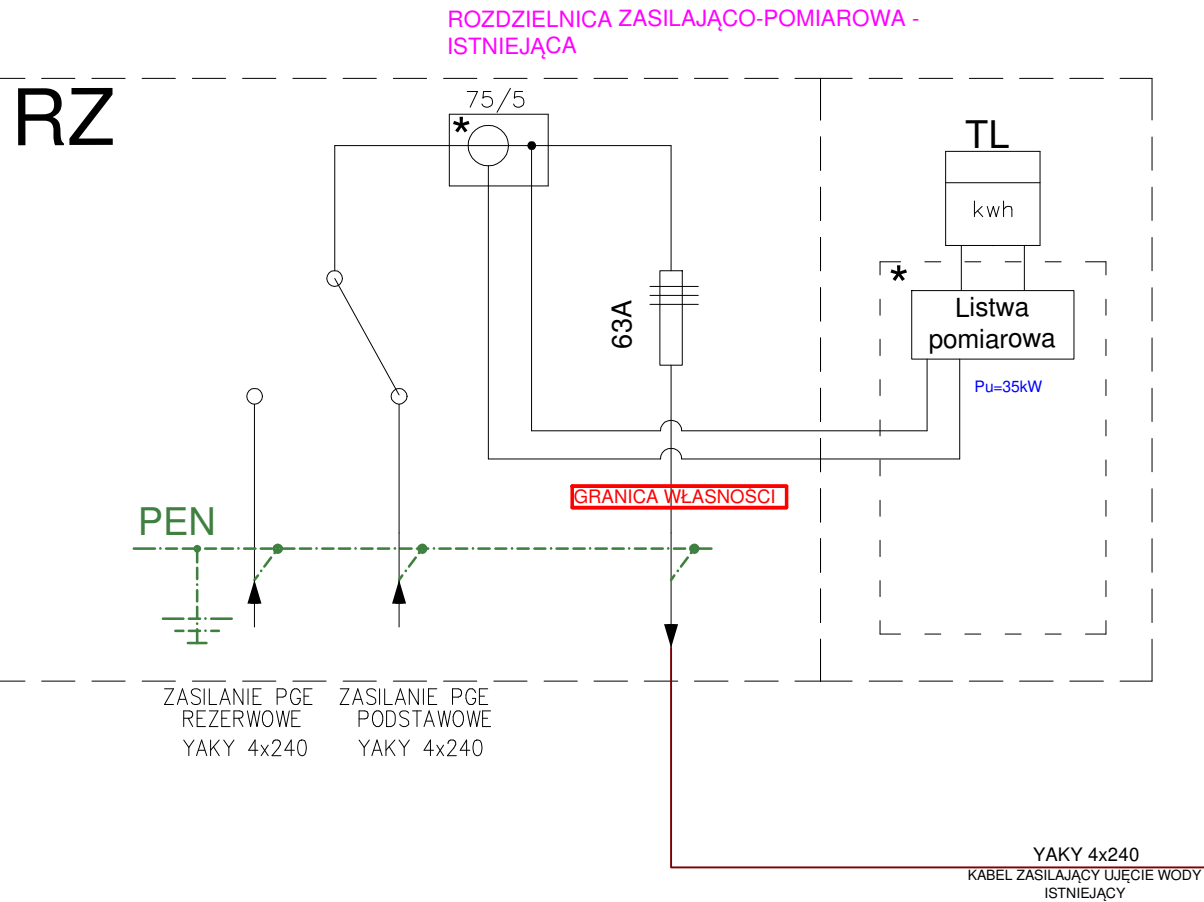

jt-energy		jt-energy mgr inż. Tomasz Kopeć nr rys. E-03	
tel: 605-609-773		e-mail: jtenergy@op.pl	
20-151 Lublin ul. Stępczyka 32 lok. 7		NIP: 948-136-12-55 REGON: 433918289	
Temat:		DOSTAWA I MONTAŻ AGREGATU PRĄDOTWÓRCZEGO PRZEWOŹNEGO O MINIMALNEJ MOCY 160kVA NA HYDROFORNI ZARASZÓW KOLONIA	
		Adres inwestycji: Zaraszów Kolonia dz. nr 78/2	
Inwestor:		Gmina Bychawa ul. Partyzantów 1, 23-100 Bychawa	
Temat rys.:		SCHEMAT INSTALACJI ELEKTRYCZNYCH STAN ISTNIEJĄCY	
Projektował: BR. ELEKTR.		mgr inż. Tomasz Kopeć upr. bud. nr LUB/0132/PWOE/10 w specjalności instalacyjnej w zakresie sieci, instalacji i urządzeń elektrycznych i elektroenergetycznych	
Data opr.: 08.2025 r		Faza: PW	Skala: ND

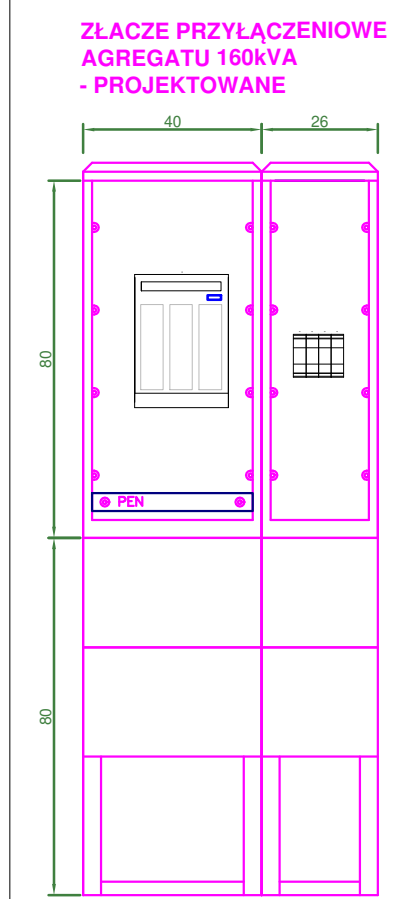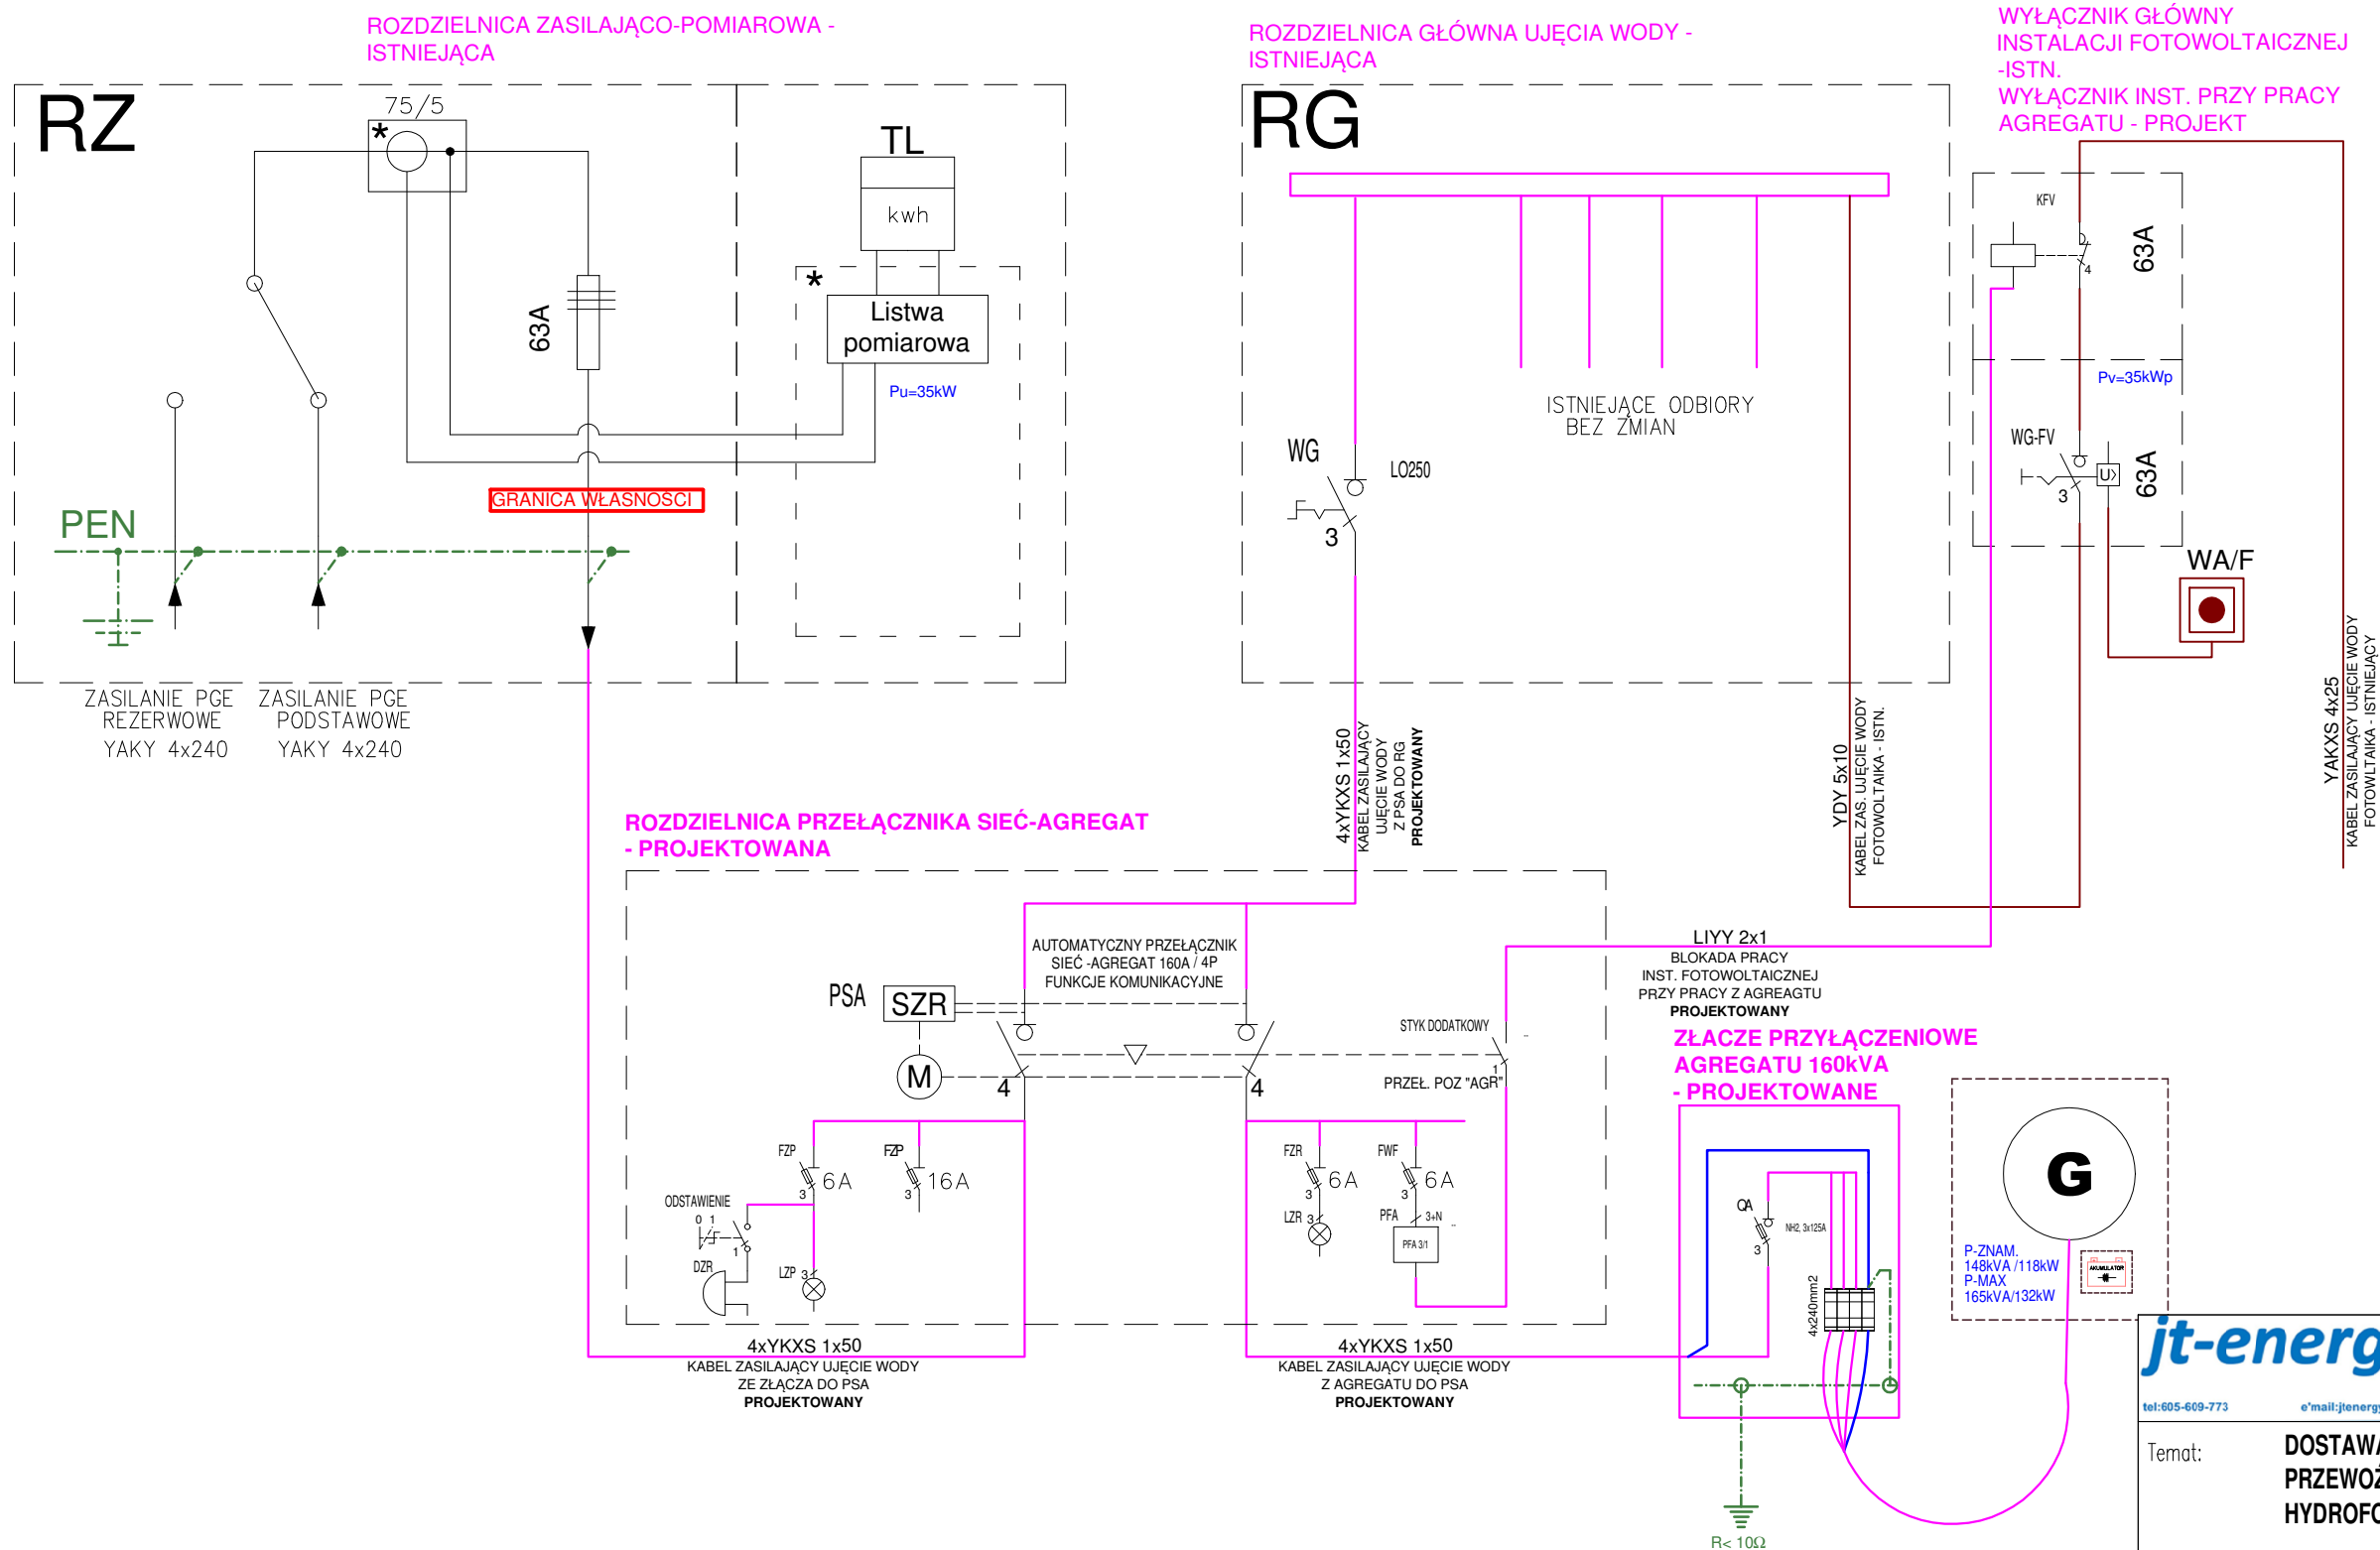

jt-energy		jt-energy mgr inż. Tomasz Kopeć nr rys. E-04	
tel: 605-609-773		e-mail: jtenergy@op.pl	
Temat:		DOSTAWA I MONTAŻ AGREGATU PRĄDOTWÓRCZEGO PRZEWÓZNEGO O MINIMALNEJ MOCY 160kVA NA HYDROFORNI ZARASZÓW KOLONIA	
		Adres inwestycji: Zaraszów Kolonia dz. nr 78/2	
Inwestor:		Gmina Bychawa ul. Partyzantów 1, 23-100 Bychawa	
Temat rys.:		SCHEMAT INSTALACJI ELEKTRYCZNYCH STAN PROJEKTOWANY	
Projektował: BR. ELEKTR.		mgr inż. Tomasz Kopeć upr. bud. nr LUB/0132/PWOE/10 w specjalności instalacyjnej w zakresie sieci, instalacji i urządzeń elektrycznych i elektroenergetycznych	
Data opr.: 08.2025 r		Faza: PW	Skala: ND